

COMUNE DI BARBANIA
 Regione Piemonte
 Città Metropolitana di Torino

PROGETTO ESECUTIVO

ADEGUAMENTO SISMICO ED AMPLIAMENTO PER
 REFETTORIO E LOCALE POLIVALENTE DI SCUOLA
 PRIMARIA "AUDO GIANOTTI" IN VIA CAUDANA N. 10

Richiedente: Comune di Barbania
 Via Andreis n° 4 - Barbania (To)

Ubicazione: Via Caudana n° 10 - Barbania (To)

Progettista: ing. Roberto Ampalla
 Via T. Ferreri 60 - 10070 Barbania (To)



Studio di Progettazione ing. Roberto Ampalla
 Via T. Ferreri 60 - 10070 Barbania (To)
 Tel. 011-4243719 / 247-7907540 Fax: 011-0705242
 P.I. 08375710062 - Cod. Fisc. MPL RPT 7285 6379X
 numero di iscrizione Ordine Ingegneri Torino B2501 - E-mail: ampalla@beroit.it

OGGETTO: Pianta prospetti sezioni STATO DI FATTO

Il Progettista Il Committente


Aggiornamenti:
 - Luglio 2020
 -
 -

Tavola
2


Riferimento
 19010 bar
 varie

A termini di legge ci riserviamo la proprietà di questo disegno con divieto di riprodurlo o renderlo noto a terzi senza la nostra autorizzazione.


PIANTA PIANO INTERRATO / SCALA 1:100

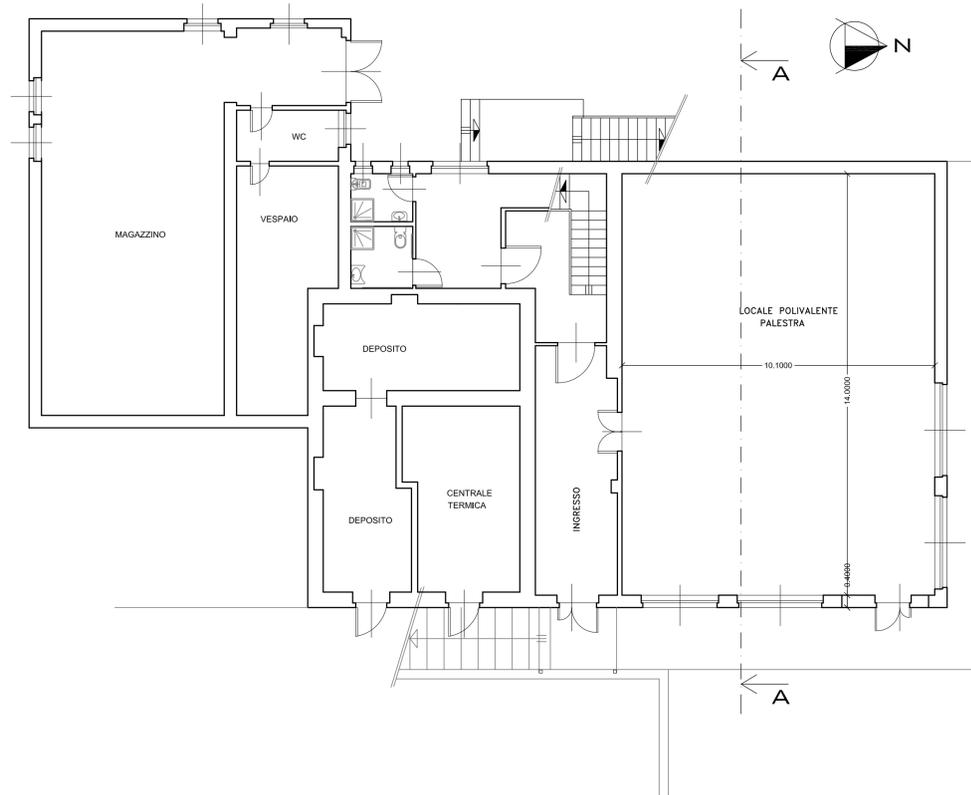


PIANTA PIANO PRIMO / SCALA 1:100

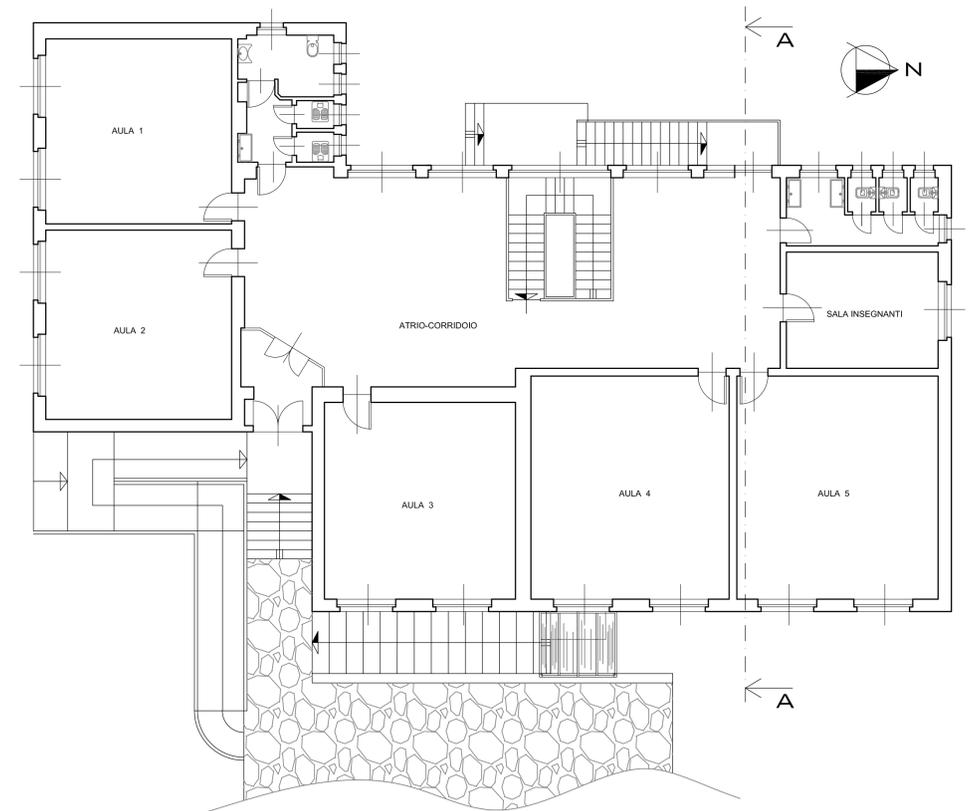


PROSPETTO OVEST

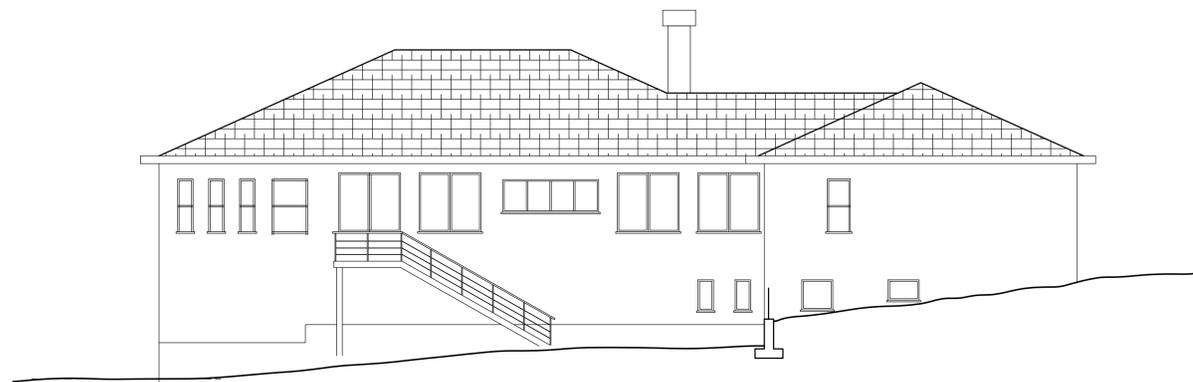

PROSPETTO NORD

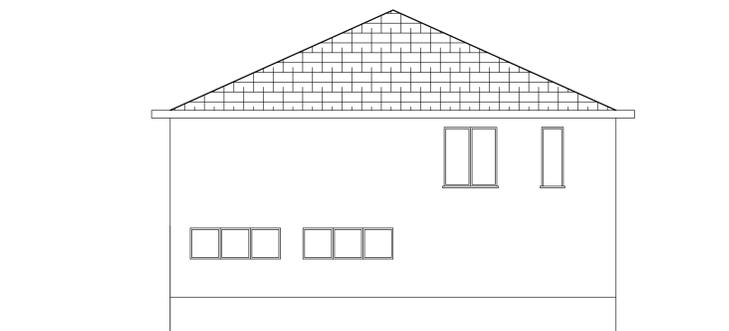

SEZIONE A-A

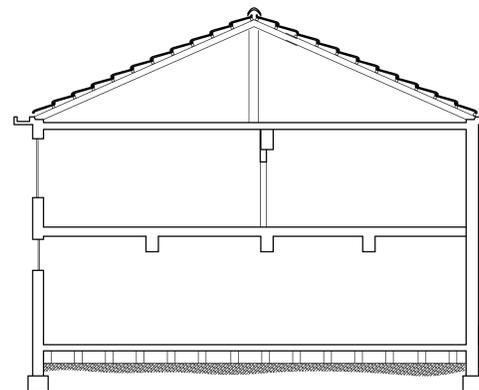

PIANTA TETTO / SCALA 1:100

