

COMUNE DI BARBANIA  
 Regione Piemonte  
 Città Metropolitana di Torino

PROGETTO ESECUTIVO

ADEGUAMENTO SISMICO ED AMPLIAMENTO PER  
 REFETTORIO E LOCALE POLIVALENTE DI SCUOLA  
 PRIMARIA "AUDO GIANOTTI" IN VIA CAUDANA N. 10

Richiedente: Comune di Barbania  
 Via Andreis n° 4 - Barbania (To)

Ubicazione: Via Caudana n° 10 - Barbania (To)

Progettista: ing. Roberto Ampolla  
 Via T. Ferreri 60 - 10070 Barbania (To)



Studio di Progettazione ing. Roberto Ampolla  
 Via T. Ferreri 60 - 10070 Barbania (TO)  
 Tel. 011-9243719 / 347-7907540 Fax: 011-07052442  
 P.I. 08375710012 - Cod. fisc. MPL RRT 7285 E379X  
 numero di iscrizione Ordine Ingegneri Torino 8350L - E-mail: ampolla@beroit.it

OGGETTO: Particolari ampliamento

Il Progettista

Il Committente


Aggiornamenti:  
 - Luglio 2020

Tavola  
 5


Riferimento  
 19010 bar  
 varie

A termini di legge ci riserviamo la proprietà di questo disegno con divieto di riprodurlo o renderlo noto a terzi senza la nostra autorizzazione.


PIANTA PIANO PRIMO / SCALA 1:50

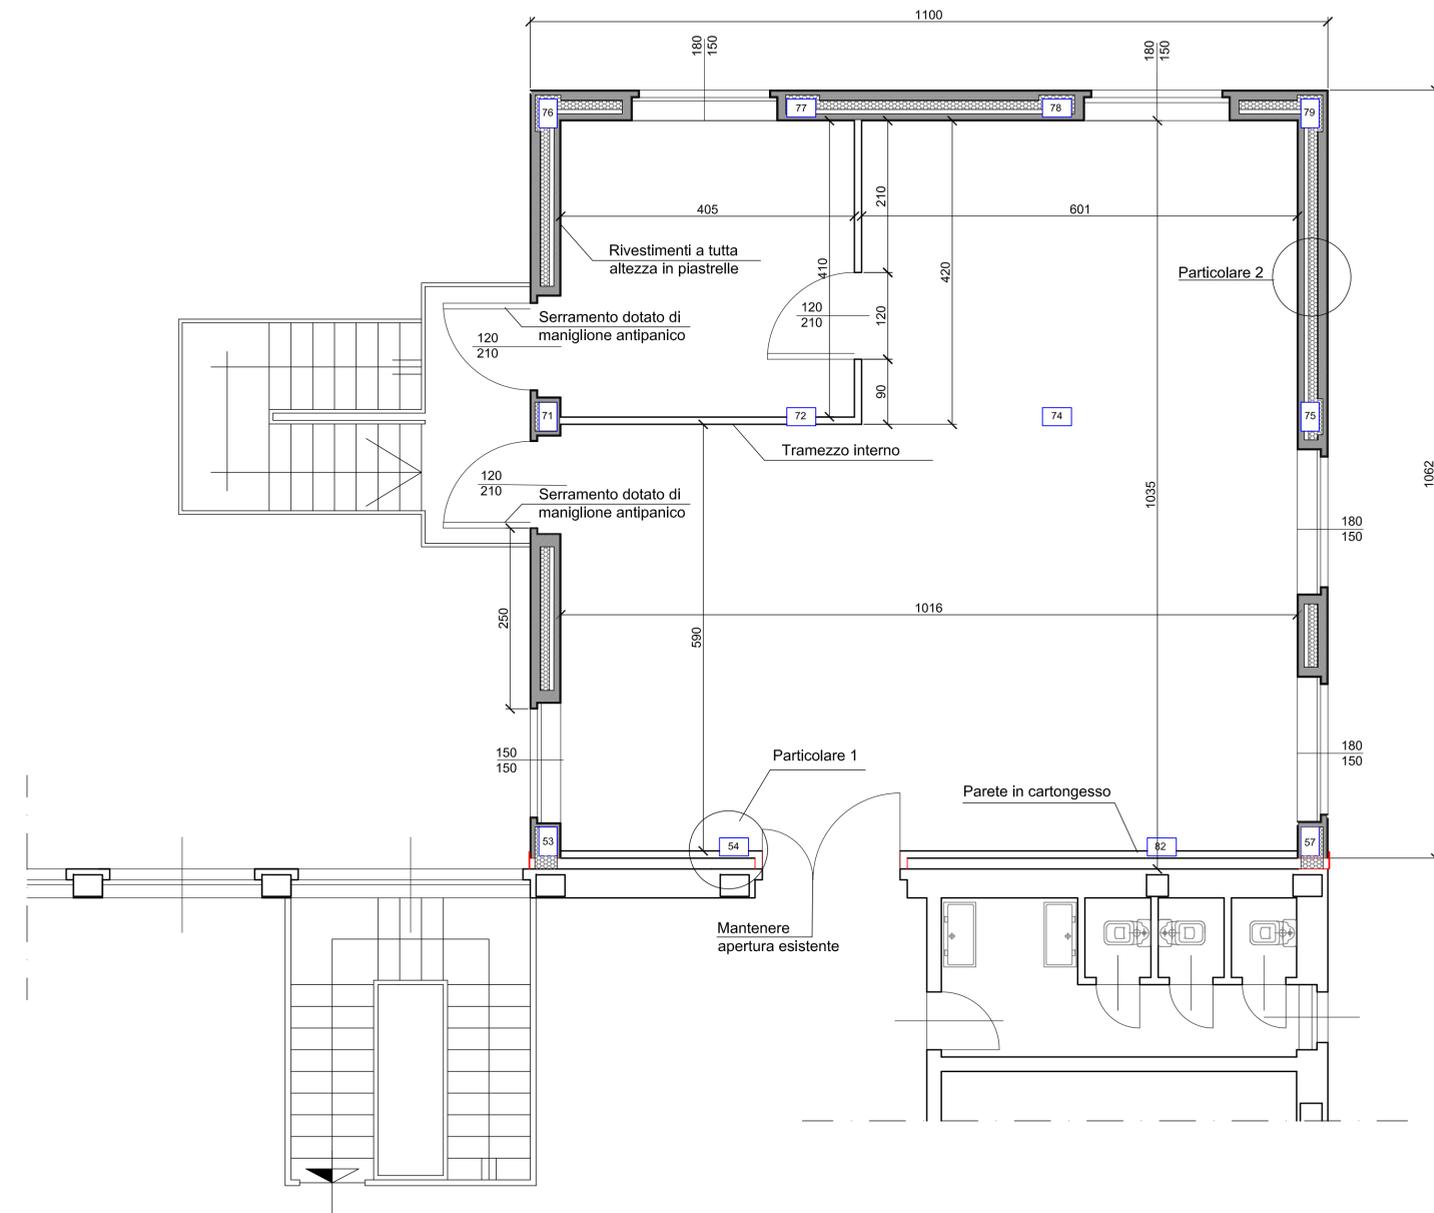


PARTICOLARE 1- PIANTA

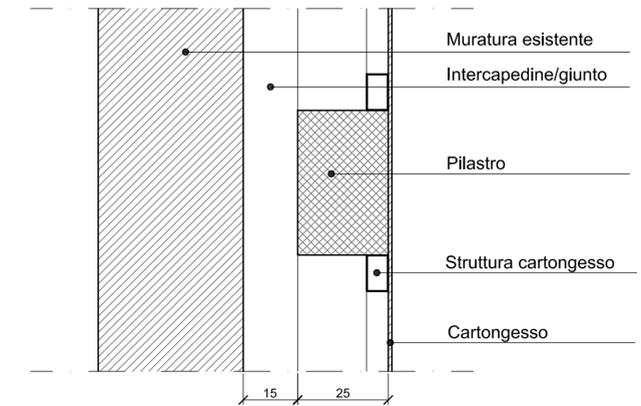


PARTICOLARE 1- SEZIONE

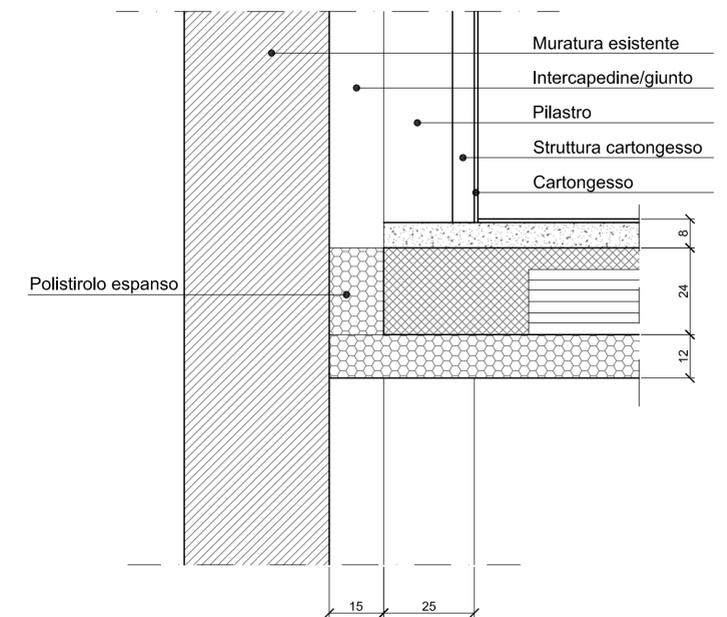

PARTICOLARE 2- PIANTA

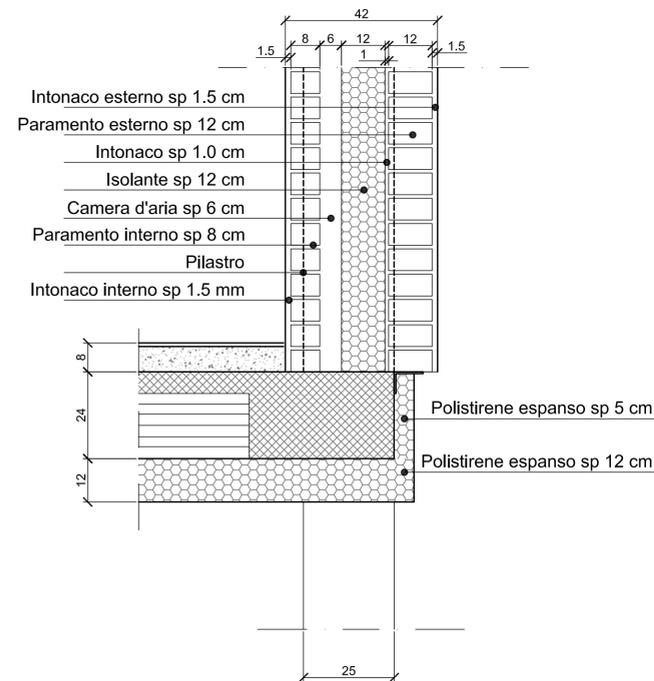

MURATURA PERIMETRALE

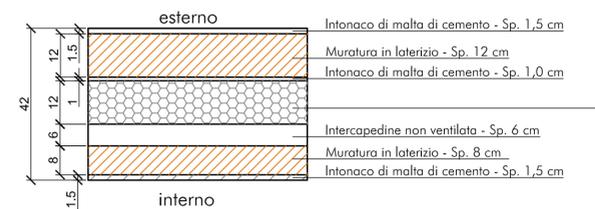

PAVIMENTO REFETTORIO



SOFFITTO REFETTORIO

