

COMUNE DI BARBANIA
Regione Piemonte
Città Metropolitana di Torino

PROGETTO ESECUTIVO

ADEGUAMENTO SISMICO ED AMPLIAMENTO PER
REFETTORIO E LOCALE POLIVALENTE DI SCUOLA
PRIMARIA "AUDO GIANOTTI" IN VIA CAUDANA N. 10

Richiedente: Comune di Barbania
Via Andreis n° 4 - Barbania (To)

Ubicazione: Via Caudana n° 10 - Barbania (To)

Progettista: ing. Roberto Ampallo
Via T. Ferreri 60 - 10070 Barbania (To)



Studio di Progettazione ing. Roberto Ampallo
Via T. Ferreri 60 - 10070 Barbania (To)
Tel. 011-924479 / 347-7907540 Fax: 011-0705242
P.I. 0837570006 - Cod. Fisc. MPL RRT 729563379X
numero di iscrizione Ordine Ingegneri Torino 83504 - E-mail: ampallo@ethero.it

OGGETTO: Dettaglio lavorazioni parte esistente

Il Progettista Il Committente


Aggiornamenti:
- Luglio 2020

Tavola
6


Riferimento
19010 bar
varie

A termini di legge ci riserviamo la proprietà di questo disegno con divieto di riprodurlo o renderlo noto a terzi senza la nostra autorizzazione.


PIANTA PIANO INTERRATO / SCALA 1:100

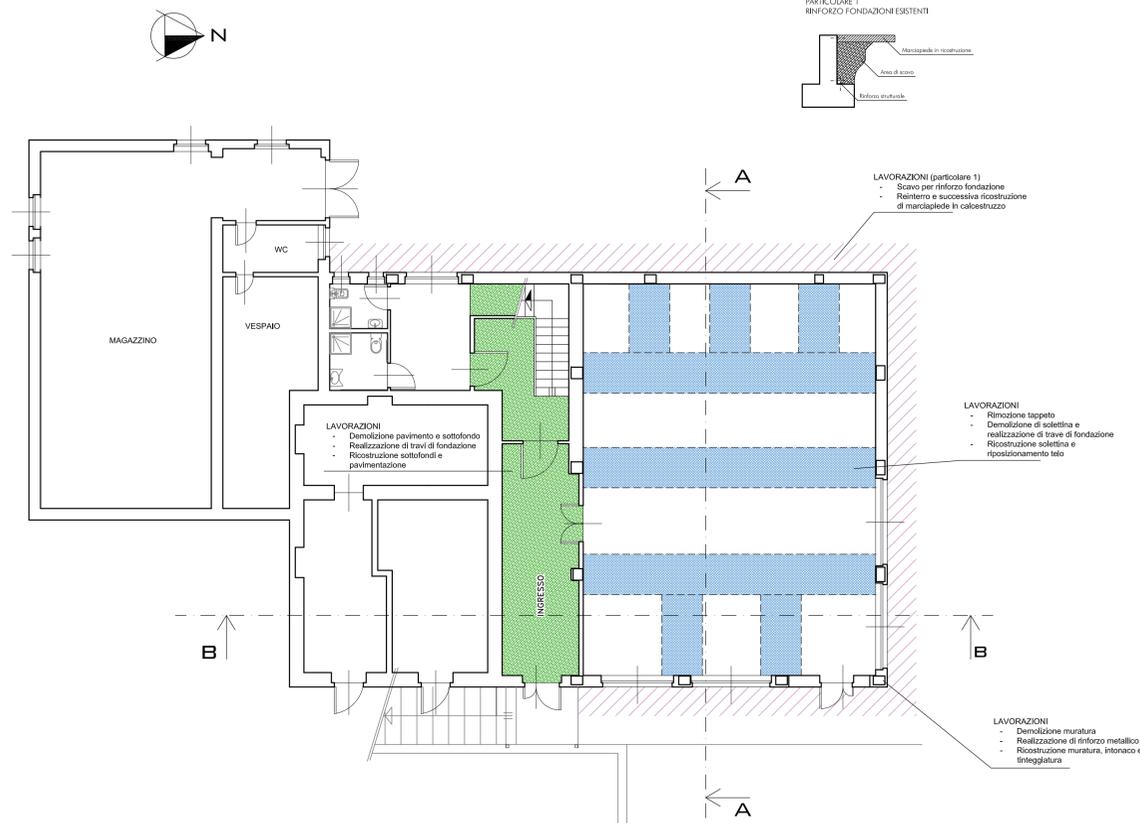


PIANTA PIANO PRIMO / SCALA 1:100

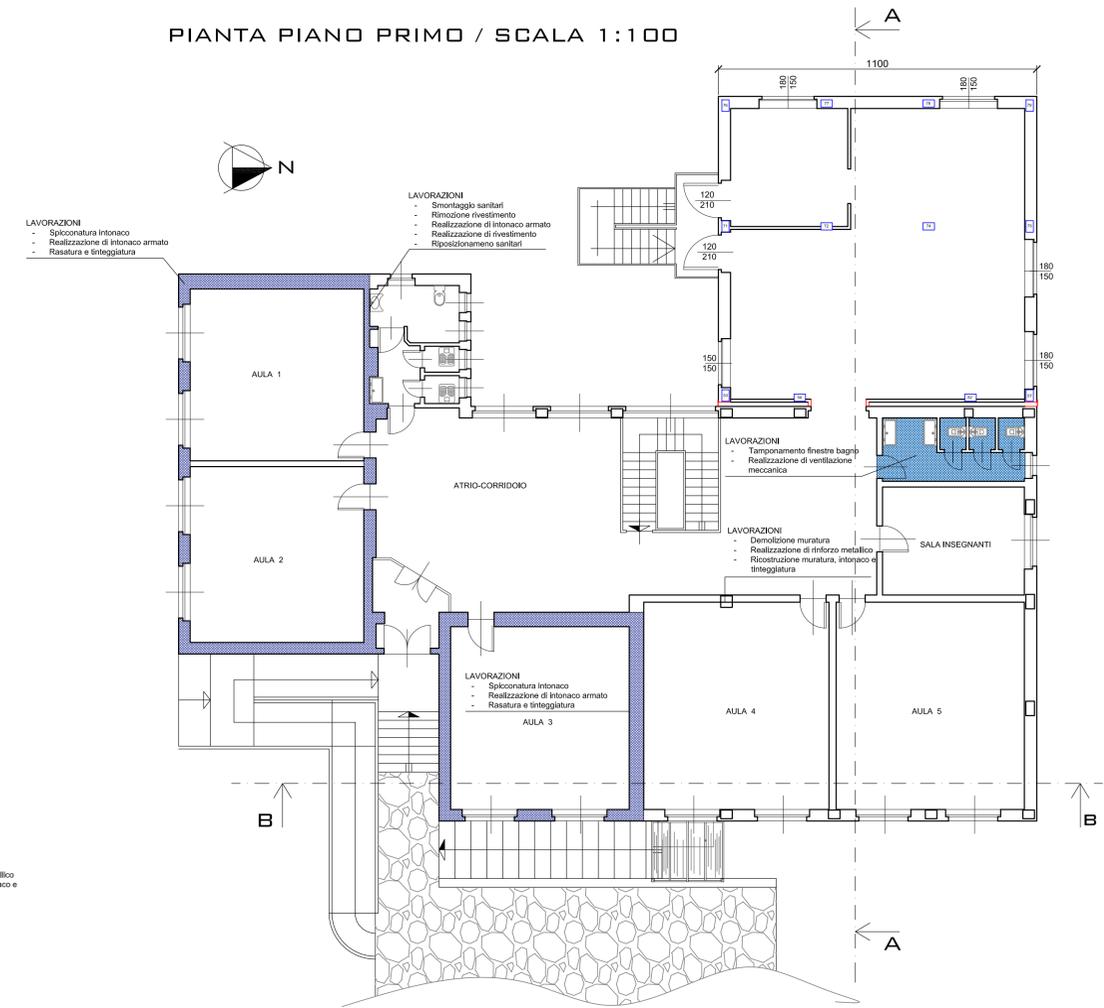


SEZIONE A-A

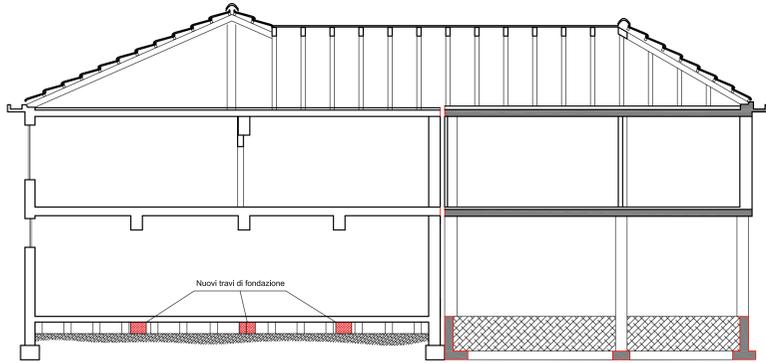


SEZIONE B-B

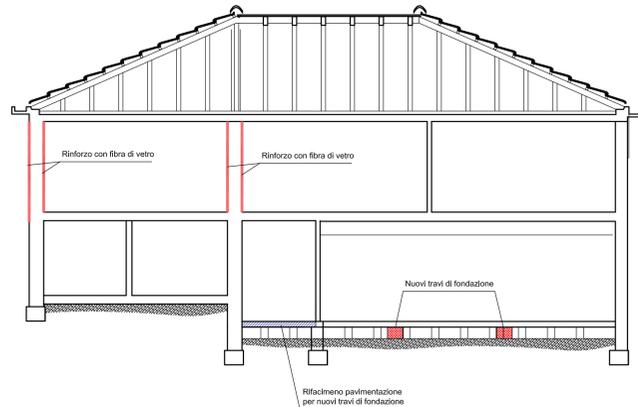

TERMINALE ANCORAGGIO TIPO C

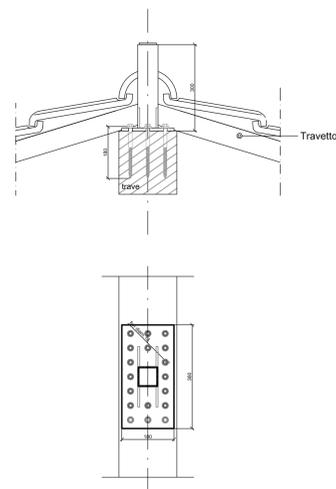

Ancoraggio puntuale TIPO A fissaggio a cantonale

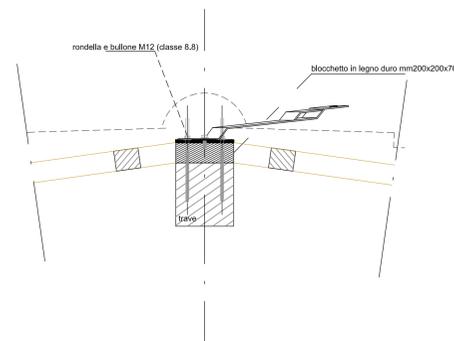

PIANTA TETTO / SCALA 1:100

